


РУ-6,3 кВ Котельная №9 МП г. Пскова "ПТС".
Схема однолинейная до модернизации.

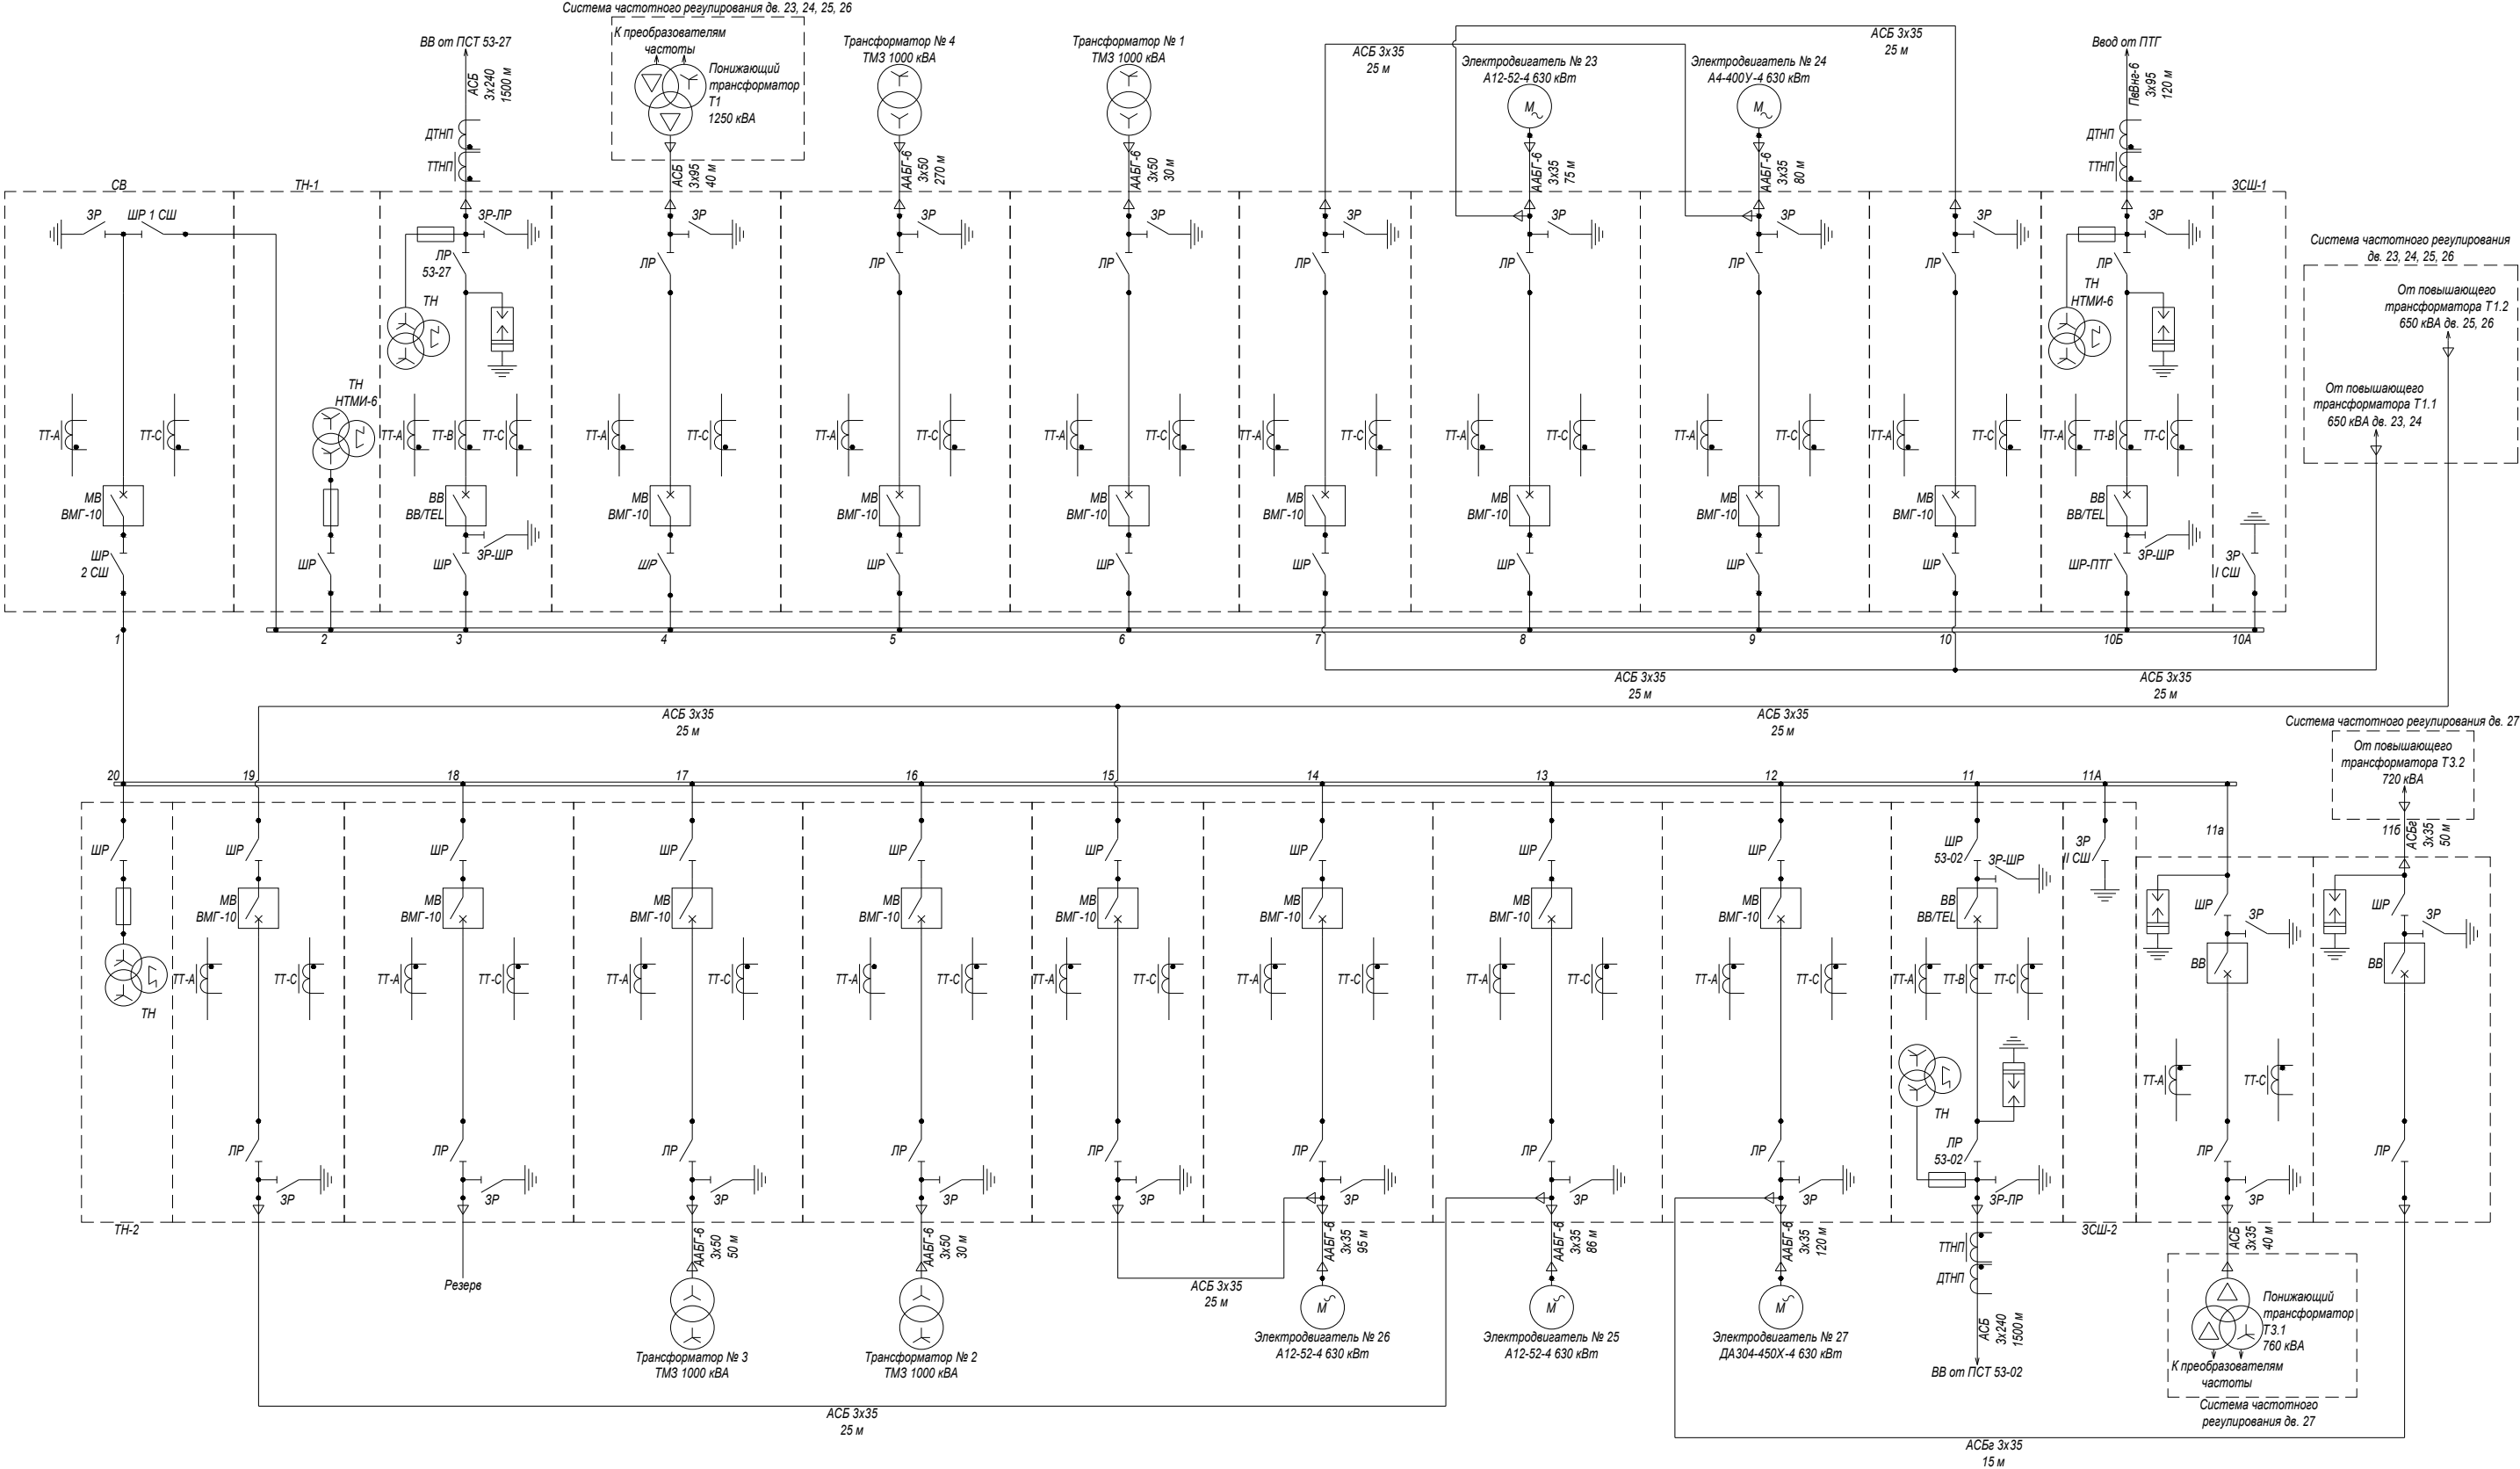

Примечания:
1) Схема составлена на основании совокупных исходных данных, полученных от Заказчика.
2) Однолинейная схема РУ-6,3 кВ после модернизации представлена на листе 2.

					681.TEL ЭС.ОС			
					МП г. Пскова «ПТС» Котельная № 9 Псковская обл., г. Псков, ул. Инженерная, д. 3			
Изм.	Лист	№ докум.	Подпись	Дата	Модернизация ячеек РУ-6 кВ типа КСО с заменой масляных выключателей ВМГ на ISM_15_LD и заменой устройств РЗА на микропроцессорные терминалы	Стадия	Лист	Листов
						Р	1	2
Разработал	Болдырев С.С.			02.2023		Однолинейная схема РУ-6,3 кВ до и после модернизации.		
Проверил	Кочанова Ю.Г.			02.2023				
Н.контроль	Винокурова Н.П.			02.2023	Однолинейная схема РУ-6,3 кВ до и после модернизации.	 ООО "ТЭ СПб"		
Утвердил	Кочанова Ю.Г.			02.2023				